

- ZABUDOWA SZPITALNA**
- A** ZABYTKOWY PAWILON /PRAC. BADAŃ ENDOSKOPII, PORADNIE SPECJAL. DZIAŁ DYDAK - NAUKOWY, DYREKCJA I ADMIN. SZPITALA/
 - B** PAWILON ŁÓŻKOWY/ODDZ. OPIEKI PALIATYWNEJ I CHEMIOTERAPII /
 - B1** BUDYNEK KOTŁOWNI GAZ. I SPALARNI ODPADKÓW
 - C** PAWILON ŁĄCZNIK KOMUNIK. /PORADNIE SPECJAL. DZIAŁ EKONOM.-EKSPŁ. KSIĘGOWOŚĆ SZPITALA /
 - D** PAWILON ŁÓŻKOWY /ZAKŁAD REHAB. PORADNIA POZ. MAG. BIELIZNY, ODDZ. ŁÓŻK. ORTOPEDII, REHABIL. POŁOŻN. SEPT. CHEMIOTERAPII DZIEŃ. PATOL. CIAŻY, GINEKOLOGII ASEPT. CHIRURGII OGÓLNEJ I CHIR. DZIECI /
 - E** PAWILON DIAG.-ZAB./SOR. IZBA PRZYJĘĆ, EKIPY WYJAZD. CENTR. STERYLIZ. ZESPÓŁ PORODOWY ODDZ. ŁÓŻK. POŁOŻN. ASEPT. NOWORODKÓW, OIOM. ZESPÓŁ OPERACYJNY, KRYTY JAZD. KARETEK Z ESTAKADĄ ZEWN. /
 - E1** PAWILON ŁĄCZNIK KOMUNIK./ZESPÓŁ DZWIĘK. DEPOZYT UBRAN. PRAC. MAMMOGRAFII, ZAKŁAD DIAGN. HISTOPATOL. /
 - E2** PAWILON ŁĄCZNIK KOMUNIK./ REHABIL. CZĘŚĆ OGÓLNA ODDZ. ŁÓŻKOWYCH / WYSTYBUL Z ZEWN. SCHODAMI I POCHYLNIĄ
 - F** PAWILON DIAGN.-LECZN./MAG. POM. TECHN. STACJA PRZYJ. ŁÓŻEK ZAKŁAD DIAGNOSTYKI OBRAZOWEJ, T.C. US.G. PORADNIE SZPITALNE, ODDZ. ŁÓŻK. NEUROLOGII, ZAKŁAD DIAGNOSTYKI LABORAT. PRAC. BAKTERIOLOGII, APTEKA SZPITALNA, PRAC. IMMUNOLOGII /
 - F1** PAWILON ŁÓŻKOWY /SZATNIE PERS. KAPLICA SZPIT. OIOM-KARDIOLOG. ODDZ. ŁÓŻK. PEDIATRII, KARDIOLOGII, OTOLARYNGOLOGII, REUMATOLOGII, CHOROBY WĘWN. I GASTROLOGII /
 - F2** PAWILON ŁÓŻKOWY /SZATNIE PERS. KAPLICA SZPIT. OIOM-KARDIOLOG. ODDZ. ŁÓŻK. PEDIATRII, KARDIOLOGII, OTOLARYNGOLOGII, REUMATOLOGII, CHOROBY WĘWN. I GASTROLOGII /
 - F3** PAWILON ZESPÓŁU WEJŚCIOWEGO/POM. TECHN. TRAF. SZATNIE ODWIE DZ. REJESTRATORNIA, SEKCJA INFORMACYJNA, MAŁA GASTR. /
 - G** BUDYNEK ZAKŁADU PATOMORFOLOGII I WYDAWANIA ZWŁOK
 - H** BUDYNEK KUCHNI SZPITALNEJ /CHŁODNIE, MAGAZYN ZYWIWOŚCI, CENTRAL. ZMYWALNIA, JADALNIA PERS. KUCHNIA GŁÓWNA, KUCHNIA MIEJSKA /
 - J1** TUNELE KOMUNIKACYJNE
 - J2** KANAŁ INSTALACYJNY - PRZEKAZOWY
 - K** BUDYNEK GOSPODARZO-USŁUGOWY
 - L** GARAZE MIEJSKIE
 - M** PAWILON STACJI DIALIZ
 - N** BUDYNEK TECHNICZNY /BETONOWANIE POPOPUŁU/
 - O** BUDYNEK TLENOWNI Z ZEWN. ZBIORNIKIEM CIEKŁEGO TLENU
 - P** BUDYNEK PORTIERNI
 - R** FIGURKA ŚW. BARBARY
 - S** BUDYNEK HYDROFORNI Z ZEWN. ZBIORNIKAMI WODY GOSP. I PPOZ
 - T** STACJA TRAF. MIEJSKA
 - W** BUDYNEK STACJI TRAF. ROZDZIELNI ELEKTRYCZNYCH WN, NN I ZESPÓŁU PRĄDOTWÓRCZEGO
 - Y** ŚMIETNIK GOSPODARZY

- WYBURZENIA**
- T4** BUDYNEK GOSPODARZY /SZOPA/
- PROJEKTOWANA ZABUDOWA**
- X2** BUDYNEK GARAZU KARETEK SZPITAL. Z STACJĄ KONTROLI POJAZDÓW DO 35t. I MYJNIA REZNA
 - Z** PODZIEMNY ZBIORNIK WÓD OPADOWYCH
 - K1** ADAPTACJA POMIESZCZEŃ PARTERU CZĘŚCI NISKIEJ BUDYNKU K NA ZAPLECZE TECHNICZNE

- LEGENDA**
- GRANICA TERENU WOJEWÓDZKIEGO SZPITALA W TARNOBREZGU DZIAŁKA NR 216 0/15
 - ▨ ISTNIEJĄCA ZABUDOWA SZPITALNA
 - ▤ ADAPTACJA ISTN. POMIESZCZEŃ
 - ▧ WYBURZENIA
 - ▩ PROJEKTOWANA ZABUDOWA
 - TEREN OBJĘTY ZAGOSPODAROWANIEM

- OZNACZENIA GRAFICZNE**
- ISTN. DROGI, PODJAZDY I PLACE GOSPODARZE, DROGI P.POZ. PARKINGI, MIEJSCA POSTOJOWE I CHODNIKI
 - ▭ PROJ. KOREKTA PRZEBIEGU PLACU GOSPODARZEGO, PODJAZDÓW I MIEJSC POSTOJOWYCH
 - ▨ ISTN. SCHODY ZEWN. I POCHYLNIE
 - ▩ PROJ. WEJŚCIA I POCHYLNIE
 - ▭ ISTN. OGRODZENIE I BRAMY WJAZDOWE
 - ▭ ISTN. ZIELEŃ WYSOKA
 - ISTN. DRZEWIA POMNIKI PRZYRODY /DĄB /
 - ▲ ISTN. WEJŚCIA DO BUDYNKÓW
 - △ PROJ. WEJŚCIA I WJAZDY DO BUDYNKÓW
 - △ WJAZDY GOSPODARZE NA TEREN SZPITALA

- ISTNIEJĄCE SIECI ZEWNĘTRZNE**
- WD WODOCIĄG
 - W-HYDRANT P.POZ.
 - KS KANALIZACJA SANITARNIA
 - KO KANALIZACJA OGÓLNOŚPAWNA
 - KS KANALIZACJA DESZCZOWA
 - WP WPUSTY DROGOWE
 - GD GAZOCIĄG
 - CE CIEPŁOCIĄG MIEJSKI
 - CE KANAŁY CIEPLNE
 - EW KABLE ELEKTRYCZNE WYS. I NISK. NAPIĘCIA
 - EN KABLE ELEKTRYCZNE WYSOKIEGO NAPIĘCIA
 - EN KABLE ELEKTRYCZNE NISKIEGO NAPIĘCIA
 - OS SKŁUPY OŚWIETLENIOWE
 - TE KABLE TELETECHNICZNE

MAPA ZASADNICZA

tytuł: *Stamburg*

arkusz: 125, 132, 133

skala: 1:500

- PROJEKTOWANE SIECI ZEWNĘTRZNE**
- PROJ. KANALIZACJA DESZCZOWA
 - PROJ. ZBIORNIK WODY OPADOWEJ
 - PROJ. KANALIZACJA TECHNOLOGICZNA Z SEPERATOREM KOALESCENCYJNYM


- SIECI PRZEKŁADANE I LIKWIDOWANE**
- PRZEKŁADKA KABLA ELEKTRYCZNEGO WYSOKIEGO NAPIĘCIA
 - LIKWIDOWANE KABLE TELETECHNICZNE

Przebieg linii technicznych i urządzeń w terenie, zgodnie z projektem, jest zgodny z projektem.

03.02.2009

mgr inż. Waldemar WITKOWSKI

INWESTOR: WOJEWÓDZKI SZPITAL im. ZOFII ZAMOYSKIEJ z TARNOWSKICH w TARNOBREZGU 39-400 TARNOBREZG ul. SZPITALNA 1				DZIAŁKA NR 2160/15	
INWESTYCJA: BUDOWA GARAZU DLA KARETEK SZPITALNYCH Z STACJĄ KONTROLI POJAZDÓW DO 35t. ORAZ ADAPTACJA CZĘŚCI POMIESZCZEŃ PARTERU BUDYNKU K NA ZAPLECZE TECHNICZNE					
BRANŻA: ZAGOSPODAROWANIE TERENU		FAZA: PB			
METAL PROJEKT		OBJEKT: BUDYNEK X2		DATA: 01.2009	
Biuro Projektów METAL PROJEKT Kochanów, ul. Młoczyńska 147		TYTUŁ RYS: PLANSZA PODSTAWOWA			
PROJEKTOWAŁ: mgr inż. arch. Zbigniew ZWIŁSKI		ZLECENIE: 03/SZTARN/2009		FORMAŁ: A1	
NR UPR.: upr. bud. UAN 154/86		MAJĄCA PŁACIĆ: NR ARCHIW.:		NR RYS.: 1	
OPRACOWAŁ: NR UPR.:					
SPRAWDZIŁ: mgr inż. arch. Waldemar WITKOWSKI					
NR UPR.:					

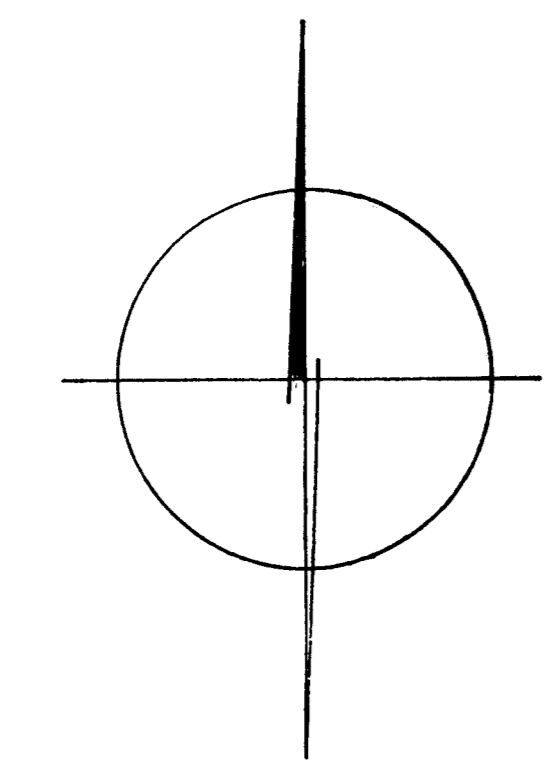

* Sprzedaż z materiałem ZUDP w Tarnobrzegu - winażonacjom i wyznaczonej lokalizacji i tryby uszeregowania podziemnych

Tarnobrzeg 03.02.2009. str. 28/29.